

Tento výkres byl ověřen v územním řízení
a je součástí rozhodnutí

č.j. *MU Ko - 32152/2022-la*

ze dne *17.05.2022*



LEGENDA PLOCH

- ŠIROKOSORTIMENTNÍ PRODEJNA
- PARKOVÍSTĚ + KOMUNIKACE - ASFALTOVÁ KOMUNIKACE
- PARKOVÍSTĚ - BETONOVÁ ZÁMKOVÁ DLAŽBA S OSTRÝMI HRANAMI, š. 8 cm
- POCHOZÍ PLOCHY - BETONOVÁ ZÁMKOVÁ DLAŽBA, š. 8 cm
- KOMUNIKACE - ASFALTOVÝ BETON BETON - FRÉZOVÁNÍ, š. 10 cm
- KOMUNIKACE - BETONOVÁ VOZOVKA Z DRÁTKOBETONU
- POCHOZÍ PLOCHY - BETONOVÁ ZÁMKOVÁ DLAŽBA - RELIEFŇÍ, š. 6 cm (BEZBAREROVÉ PRVKY)
- ZATRAVNĚNÉ PLOCHY

LEGENDA STÁVAJÍCÍCH SÍTÍ


- PLYNOVOD STL DN 80
- VODA DN 100MM
- VZDUŠNÉ VEDENÍ NN
- VZDUŠNÉ VEDENÍ VN
- CETIN
- JEDNOTNÁ KANALIZACE

LEGENDA NOVÝCH SÍTÍ

- SPLAŠKOVÁ KANALIZACE
- DEŠŤOVÁ KANALIZACE
- PŘÍPOJKA VODY
- AREÁLOVÉ VO
- AREÁLOVÉ ROZVODY NN
- PŘÍPOJKA VN PRO TRAFOSTANCI
- PŘELOŽKA VZDUŠNÉHO NN
- PŘÍPOJKA SLABOPROUDU
- KATASTR NEMOVITOSTI

LEGENDA STAVEBNÍCH OBJEKTŮ

- SO 01 - Průjezd
- SO 02 - Kamunikace a zpevněná plochy
- SO 03 - Vnější sítě pro vodovodní NN
- SO 04 - Vnější sítě pro dešťovou kanalizaci
- SO 05 - Přípojka VN
- SO 06 - Trávníky
- SO 07 - Přípojka společné kanalizace
- SO 08 - Přípojka vodovodu
- SO 09 - Vnější sítě pro sítě elektrických komunikací
- SO 10 - Vnější sítě
- SO 11 - Sběrné spršky
- SO 12 - Přeložka vzdušného vedení NN

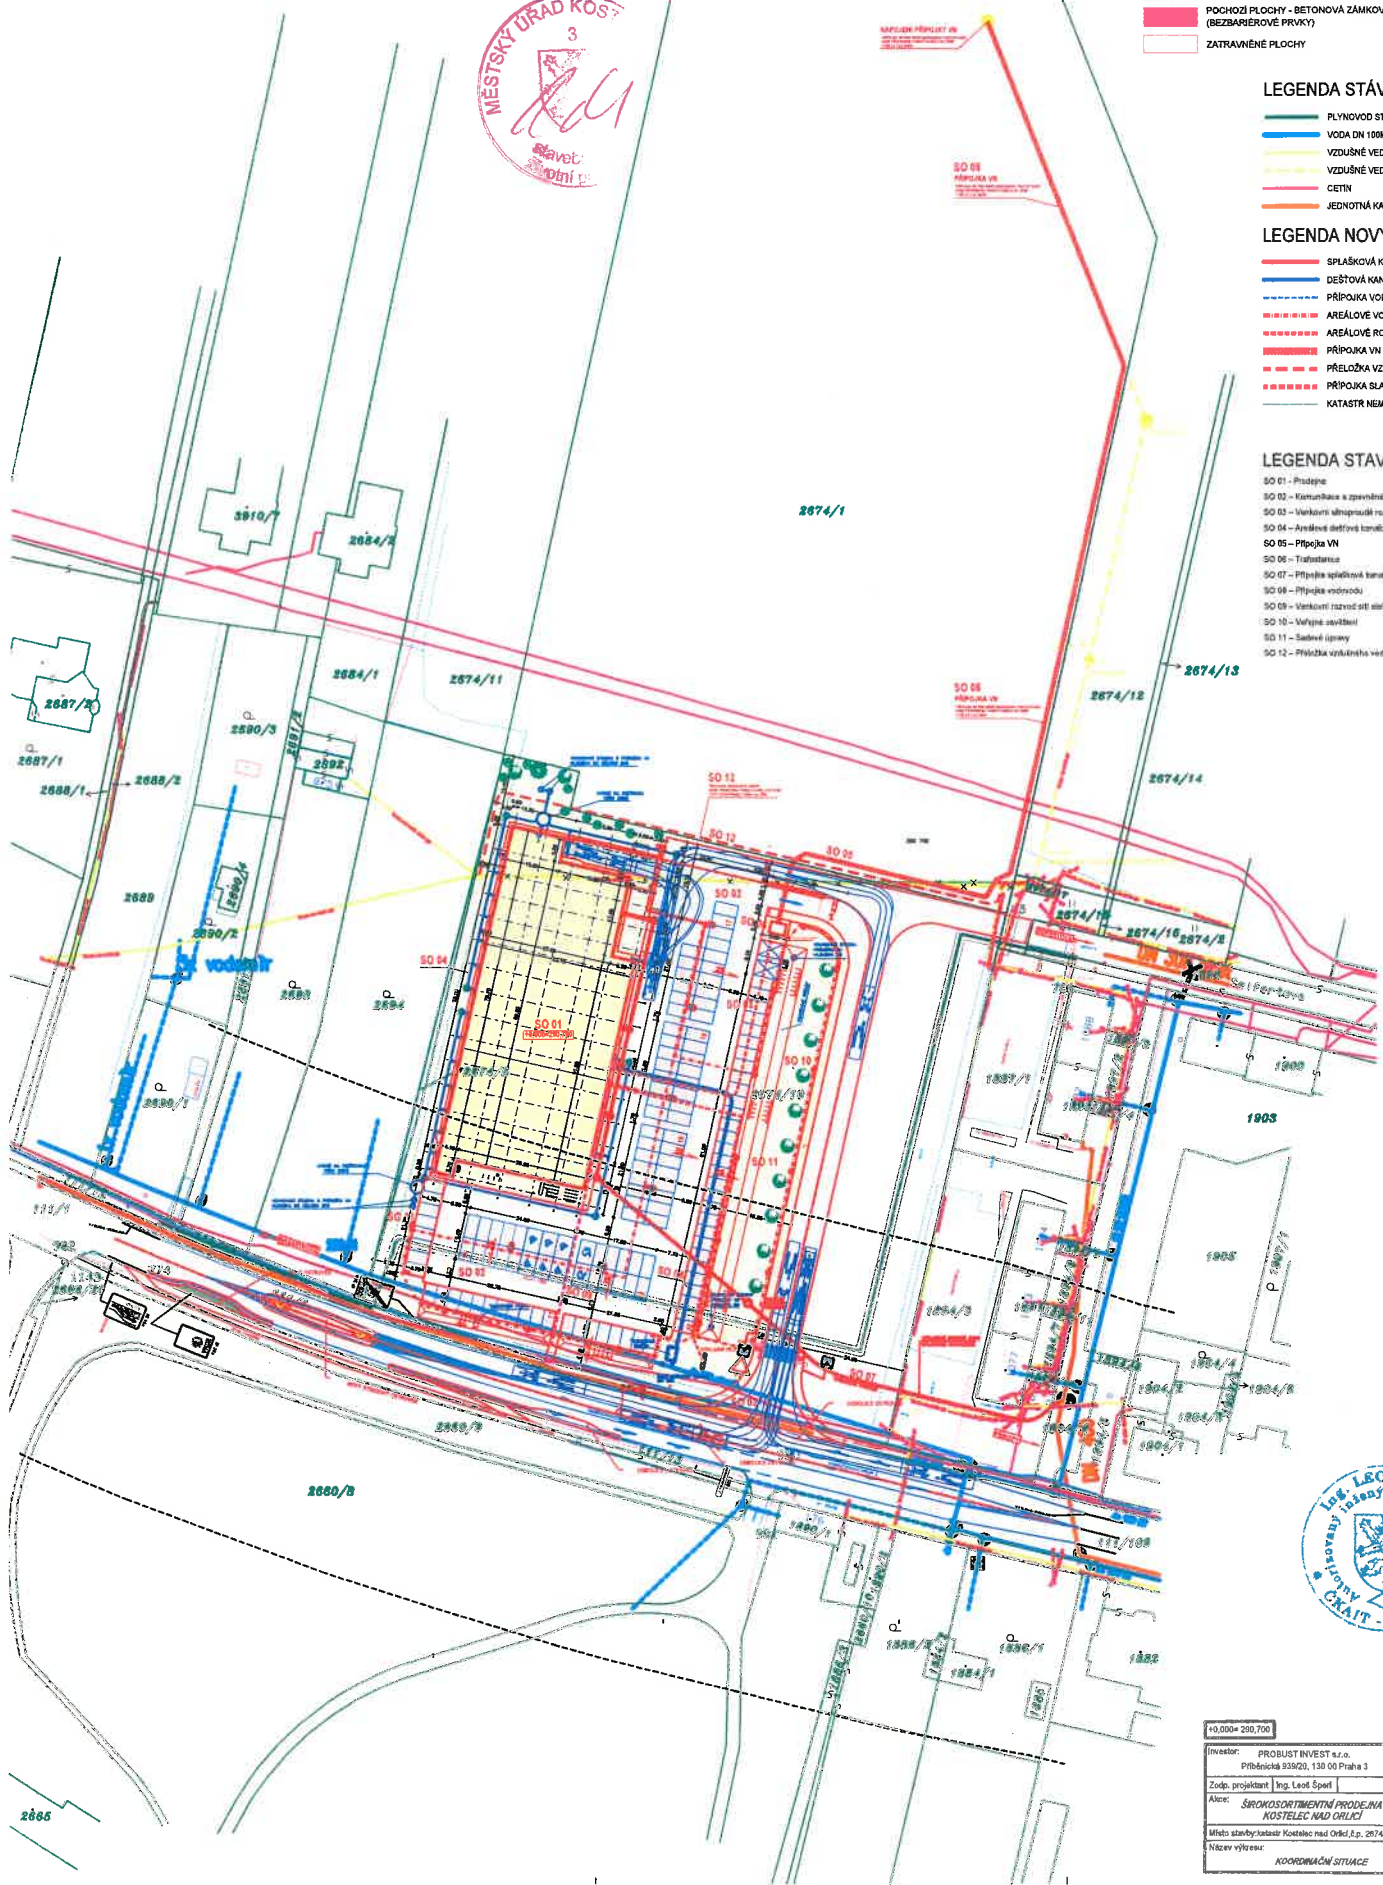

+0,000= 200,700		Projektant: Ing. Leos ŠpRTL Šarátkova 375/23 615 00 Elno ČKAIT 1001439	
Investor: PROBUST INVEST s.r.o. Příbřežická 935/20, 130 00 Praha 3	Zodp. projektant: Ing. Leos ŠpRTL		
Akce: ŠIROKOSORTIMENTNÍ PRODEJNA KOSTELEČ NAD ORLICÍ		Stupeň: DUR	
Místo stavby/stavěte: Kostelec nad Orlicí, č.p. 2874/19	Název výkresu: KOORDINAČNÍ SITUACE	Revize: 00	
Měřítko: 1:2000	Číslo výkresu: C3	Měřítko: 1:2000	