


LEGENDA

- CETIN nová trasa SEK
- CETIN nová kabelová komora
- CETIN nový rozvaděč SDF

Vypracoval: Ing. Andrea Záhorská Chrástková Název Vyprac.:		Katastrální situace č. 1	
Kontroloval: Pavel Novotný		Měřítko: 1:1000(mm)	
Zodpovědný projektant: Ing. Jan Boček		Formát: A3	
Datum: 07/2023		Věk: 1	
Stupeň: DÚR		Věk: C.3.1	
FTTX Č. FIS_KORVCI_Koedelec nad Otlicí_OK		11010-111009	

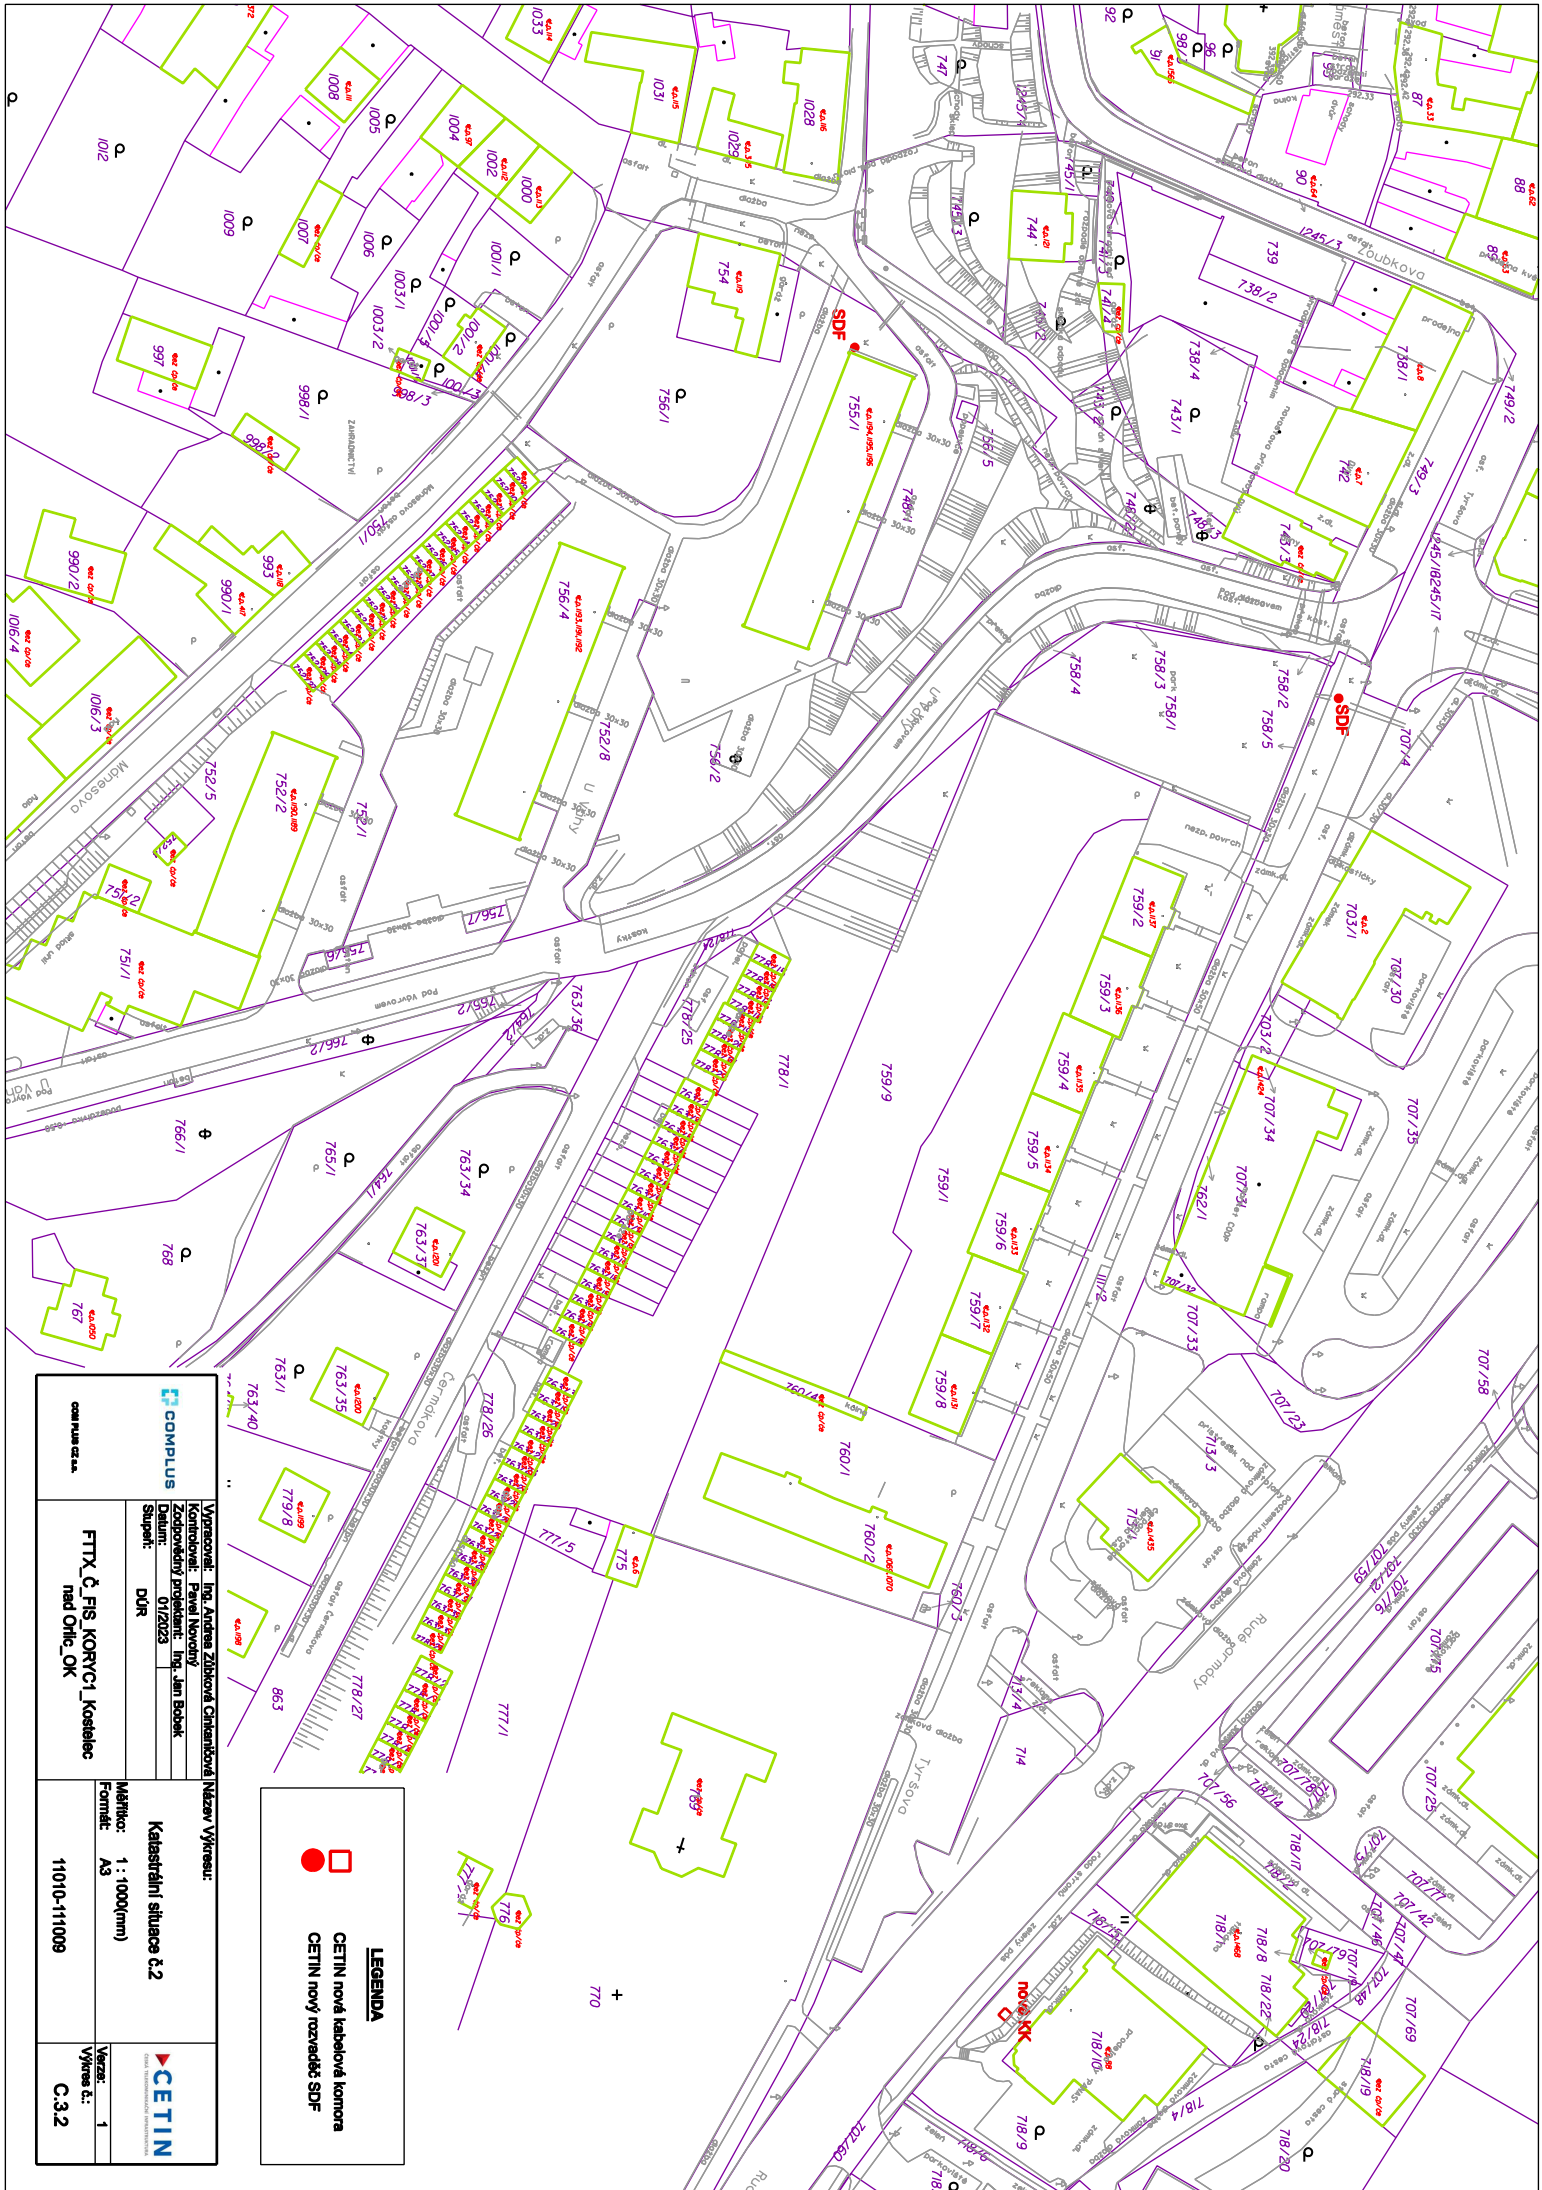


		Významové: Ing. Andrea Záhorská Chrástková Název výkresu:	
Katastrální situace č.2		Kontroloval: Pavel Novotný	
Datum: 01/2023		Zodpovědný projektant: Ing. Jan Bobek	
Druh:		FTTx č. FIS KORCI1_Kostelec nad opt. OK	
Měřítko: 1:1000(mn)		Verze: 1	
Formát: A3		Výřez č.: C.3.2	
1010-111009			

LEGENDA

- CETIN nová kabelová komora
- CETIN nový rozvaděč SDF

LEGENDA

 CETIN nová kancelářská komora
 CETIN nový rozvaděč SDF

 COMPLUS Vypracoval: Ing. Andrea Záhorská Chrástková Název výkresu: Kontroloval: Petrál Novotný Zodpovědný projektant: Ing. Jan Boček Datum: 01/2023 Stupeň: DÚR		Katastrální situace č.3 Měřítko: 1:10000(mm) Formát: A3 Výtisk č.: 1	
FTX_Č FIS_KORVCI_Kostelec řad Ofic_OK		CETIN Výtisk č.: C.3.3 11010-111009	



KOSTELEC