

KRP-108806-2/ČJ-2024-050706

por. Bc. Michal Kunčar, DiS.  
komisař

ÚZEMNÍ ODBOR RYCHNOV NAD KNĚŽNOU

Dopravní inspektorát  
Zborovská 1360

516 01 Rychnov nad Kněžnou por. Bc. Michal Kunčar, DiS.



## LEGENDA

### KATASTR NEMOVITOSTÍ, POLOHOVIS

- HRANICE PARCEL DLE KN
- VNITŘNÍ HRANICE DLE KN
- HRANICE KÚ
- PARCELNÍ ČÍSLA DLE KN
- POLOHOVIS
- PRVKY POLOHOVISU

### INŽENÝRSKÉ SÍTĚ


- PODZEMNÍ VEDENÍ NN DO 1 KV V MAJETKU ČEZ DISTRIBUCE, A.S.
- NADZEMNÍ VEDENÍ NN DO 1 KV V MAJETKU ČEZ DISTRIBUCE, A.S.
- NADZEMNÍ VEDENÍ VN DO 35 KV V MAJETKU ČEZ DISTRIBUCE, A.S.
- VEDENÍ STL PLYNOVODU V MAJETKU RWE GASNET, S.R.O.
- VEDENÍ VEŘEJNÉHO VODOVODU - AQUASERVIS, A.S.
- VEDENÍ SPLAŠKOVÉ KANALIZACE - AQUASERVIS, A.S.
- VEDENÍ DEŠŤOVÉ KANALIZACE - OBEC ALBRECHTICE NAD ORLICÍ
- VEDENÍ VEŘEJNÉHO OSVĚTLENÍ - OBEC ALBRECHTICE NAD ORLICÍ
- VEDENÍ ROZHLASU - OBEC ALBRECHTICE NAD ORLICÍ
- SÍŤ ELEKTRONICKÉ KOMUNIKACE (NEPROVOZOVANÉ) V MAJETKU CETIN, A.S.
- SÍŤ ELEKTRONICKÉ KOMUNIKACE V MAJETKU CETIN, A.S.

### VODOROVNÉ DOPRAVNÍ ZNAČENÍ

- BÍLÉ, BARVA + PLAST

### SVISLÉ DOPRAVNÍ ZNAČENÍ

- STAVAJÍCÍ SDZ - PONECHAT
- STAVAJÍCÍ SDZ - VYMĚNIT
- NOVÉ SDZ
- VYMĚNIT
- VYMĚNIT

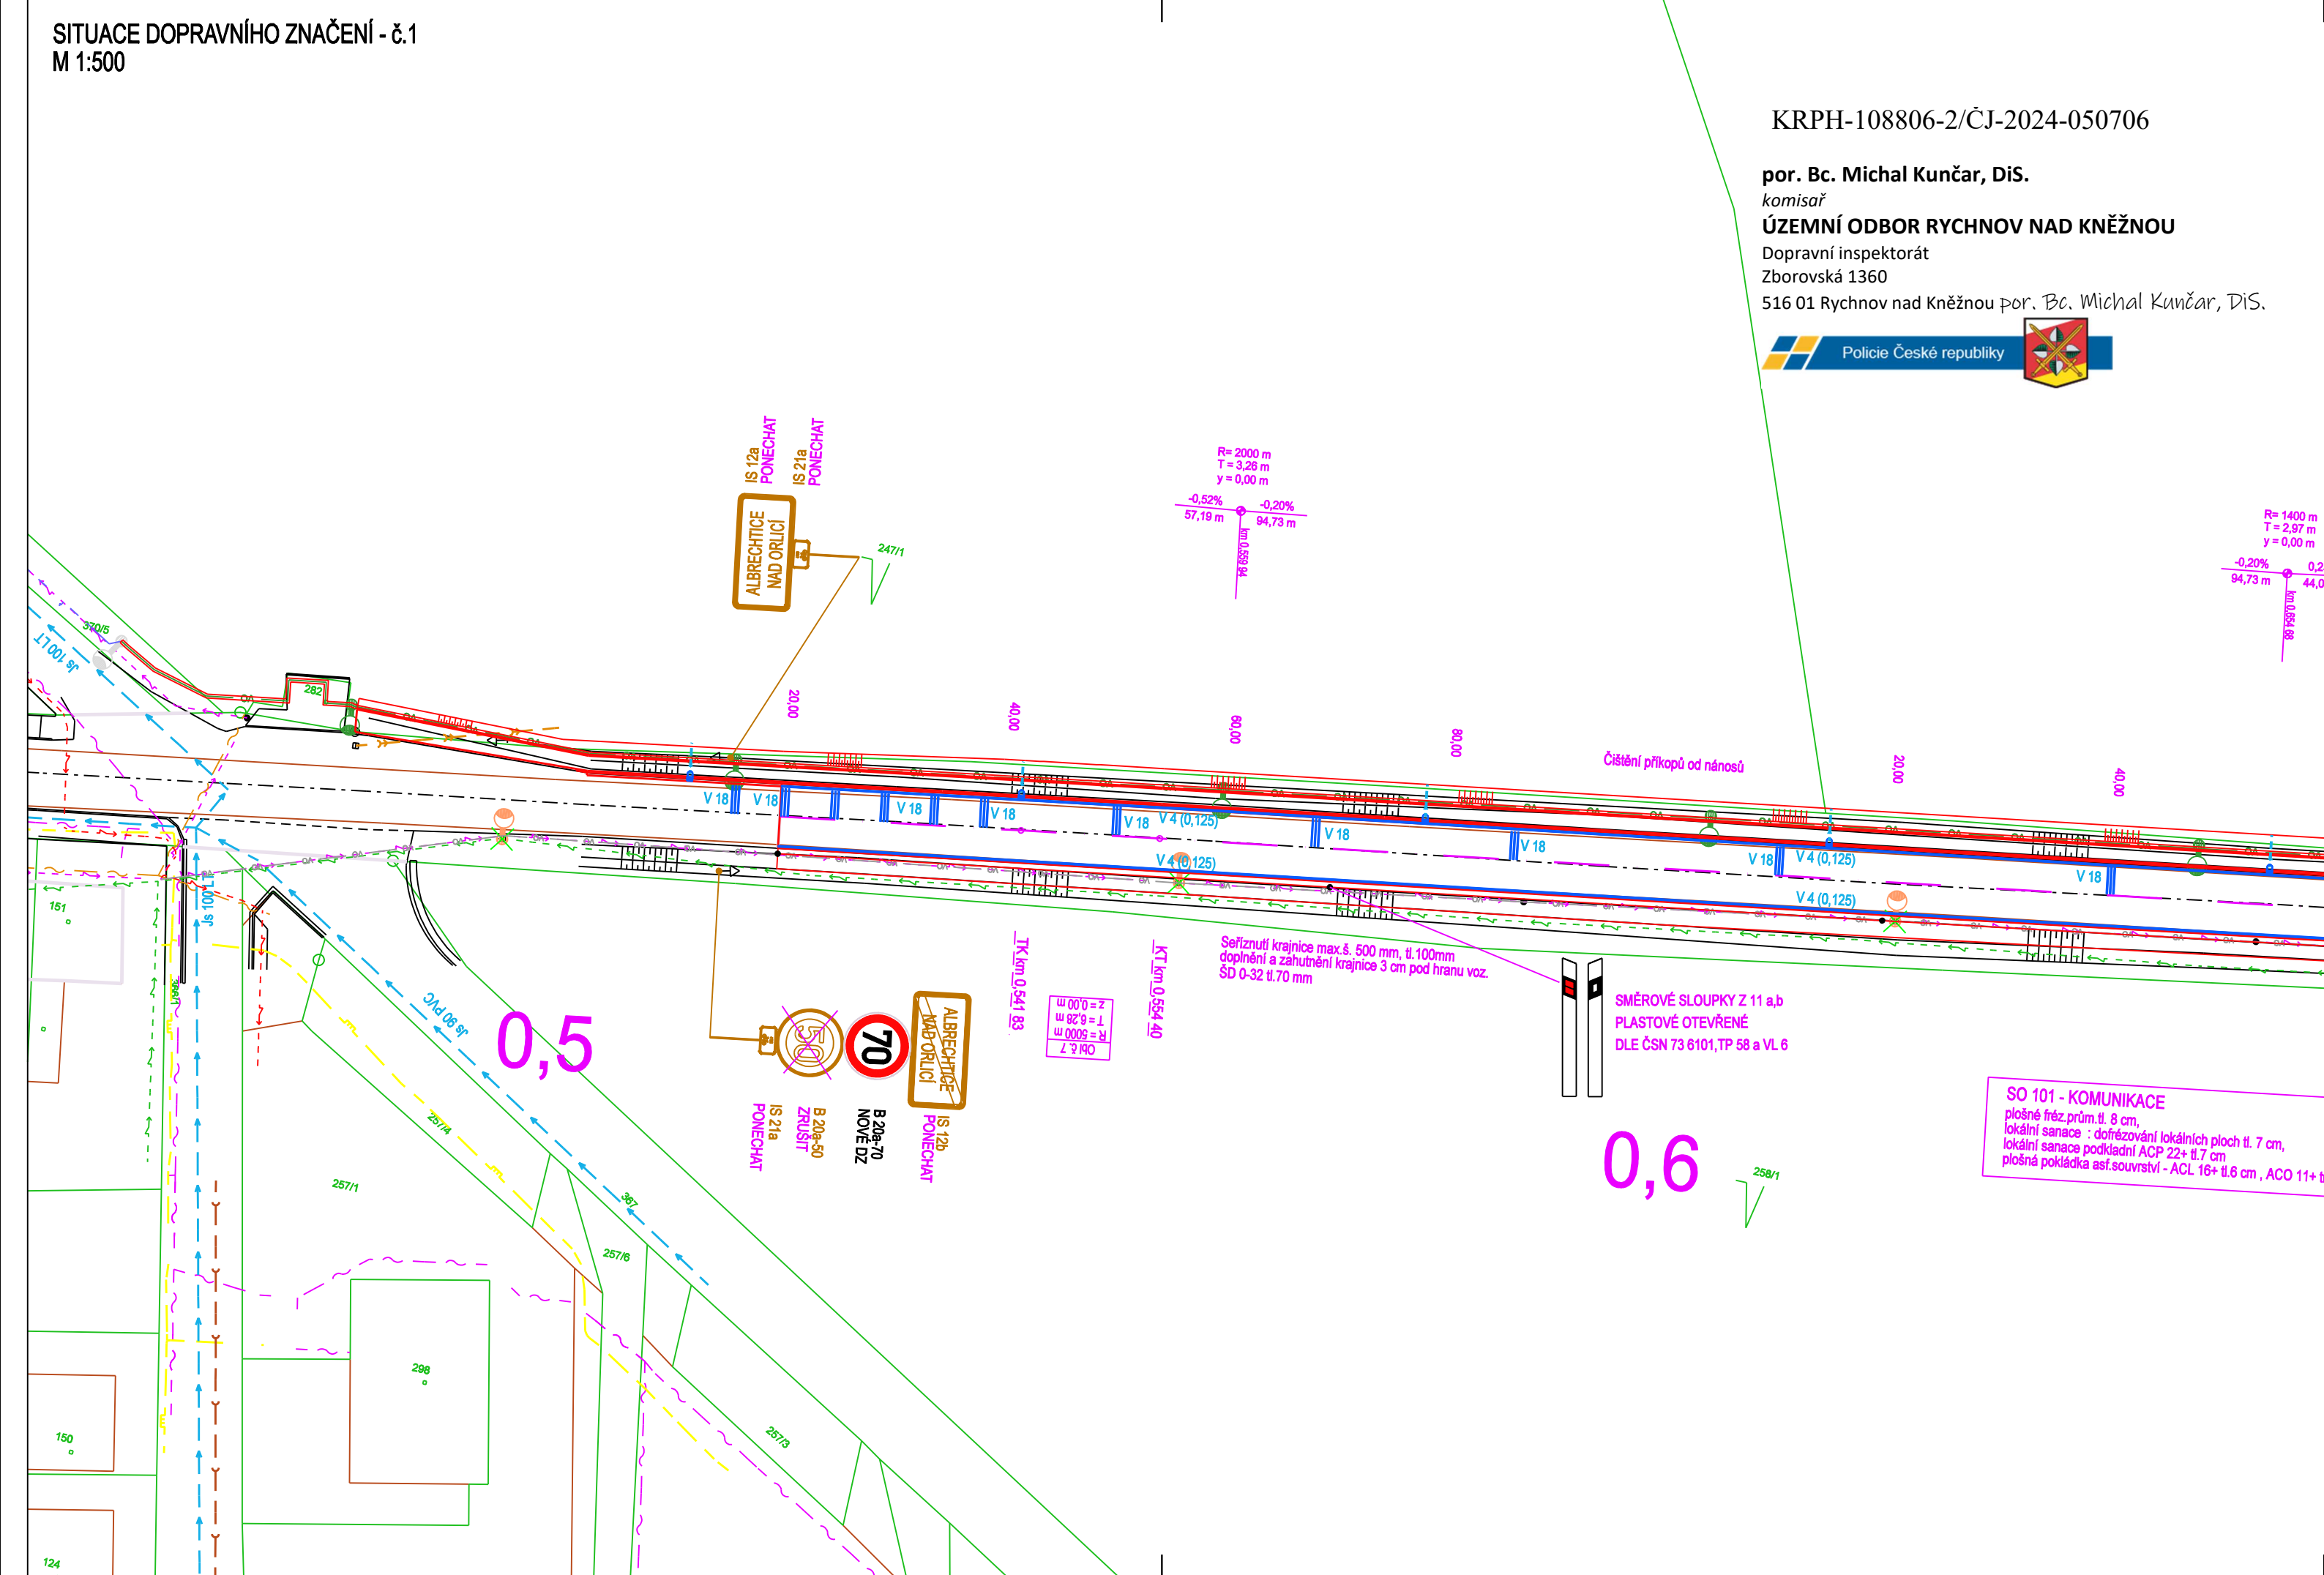

SMĚROVÉ SLOUPKY Z 11 a,b  
PLASTOVÉ OTEVŘENÉ  
DLE ČSN 73 6101, TP 58 a VL 6

SO 101 - KOMUNIKACE  
plošné fréz.prům.ř. 8 cm,  
lokální sanace : dořezování lokálních ploch ř. 7 cm,  
lokální sanace podkladní ACP 22+ ř.7 cm  
plošná potěrka asf.souvrství - AČL 16+ ř.6 cm , ACO 11+ t



SOUŘADNICOVÝ SYSTÉM: S-JTSK  
VÝŠKOVÝ SYSTÉM: Bpv

Zhotovitel stavby:	CHLÁDEK A TINTĚRA, Pardubice a.s. K Vápence 2677 530 02 Pardubice	Razítko, datum, podpis:
--------------------	---	-------------------------

KRESLIL:	ING. PETR PÁCHA		
ZPRACOVAL:	ING. PETR PÁCHA		
TECHNICKÁ KONTROLA:	JAN VAJS, DiS.		IDProjekt s.r.o. inženýring a projekce dopravních staveb Sokolovská 94 Nedošín 570 01 Litomyšl
ZODPOVĚDNÝ PROJEKTANT:	ING. PETR PÁCHA		
HLAVNÍ PROJEKTANT:	ING. PETR PÁCHA		ČO 024 97 247 DIČ CZ02497247 www.idprojekt.cz
KRAJ: KRÁLOVÉHRADECKÝ	OKRES: RYCHNOV NAD KNĚŽNOU	OBEC: ALBRECHTICE N. ORL.	STUPEŇ: RDS
INVESTOR: KRÁLOVÉHRADECKÝ KRAJ, PIVOVARSKÉ NÁMĚSTÍ 1245, 500 03 HRADEC KRÁLOVÉ	ZAK.ČÍSLO: 0350	ARCHIVNÍ ČÍSLO: 2024-008-0350	
AKCE: III/3051 ALBRECHTICE NAD ORLICÍ - HRANICE OKRESU RK-PA, II. ETAPA, KM 0,520 - KÚ	DATUM: VI/2024	FORMÁT: 9x44	
OBJEKT: SO 101 - KOMUNIKACE	MĚŘÍTKO: 1:500	ČÍSLO SOUPRAVY: ČÍSLO PŘÍLOHY: 3.2.1.	
OBSAH: SITUACE DOPRAVNÍHO ZNAČENÍ - č.1			